




Klatka A
Rzut III piętra

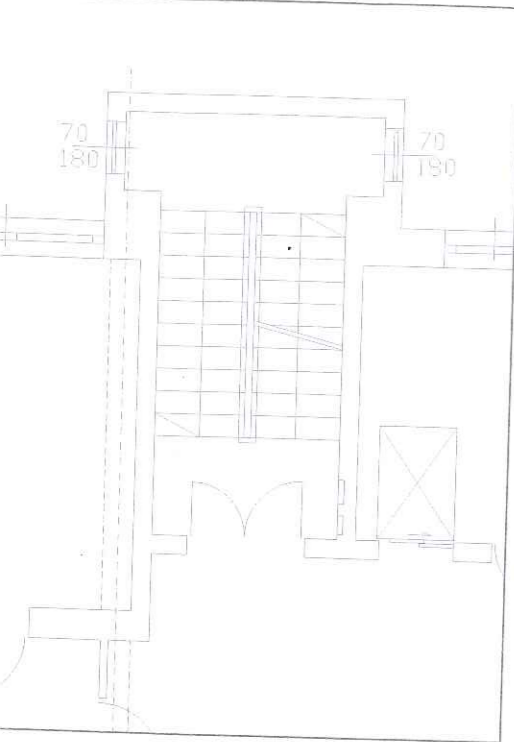


Klatka A
Rzut IV piętra

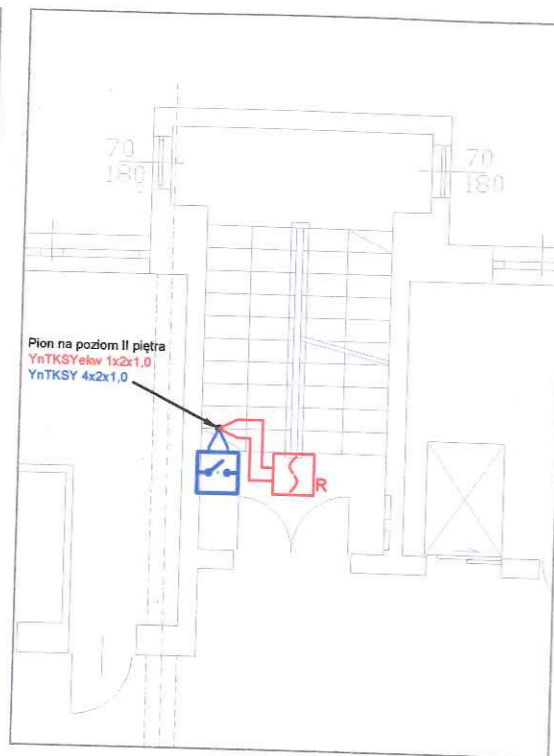


Klatka A
Rzut V piętra

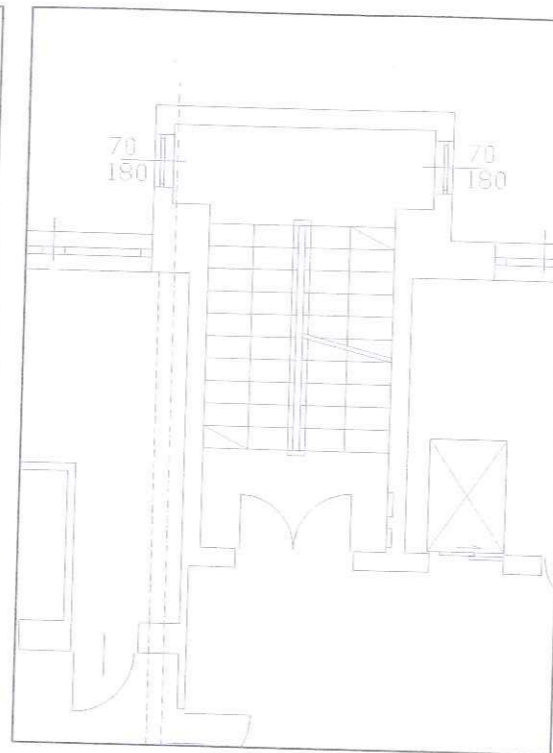


Klatka A
Rzut strychu

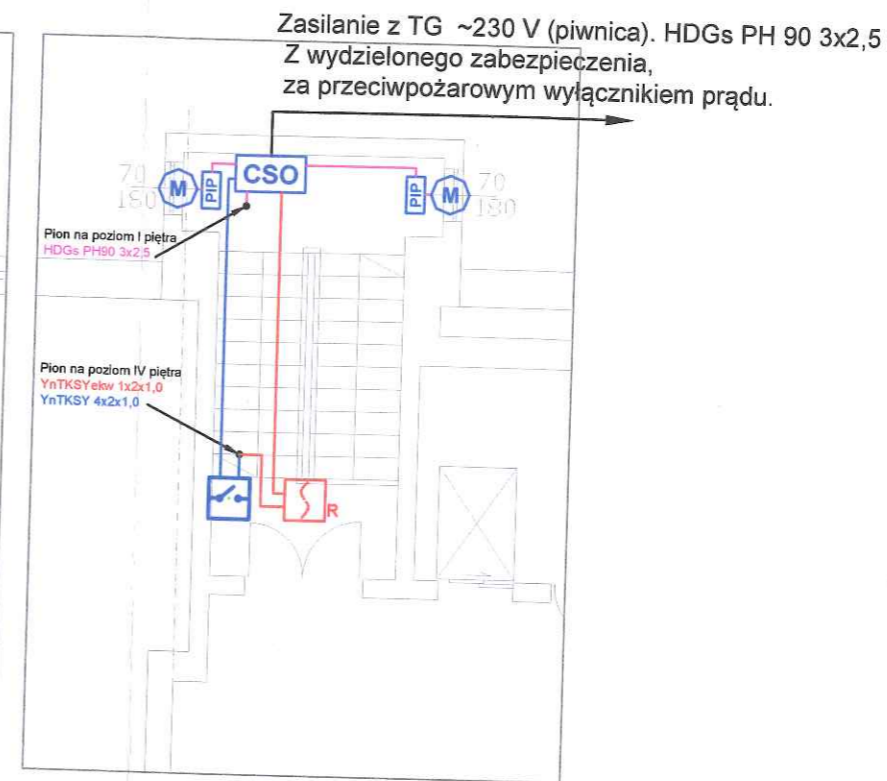


Klatka B
Rzut III piętra

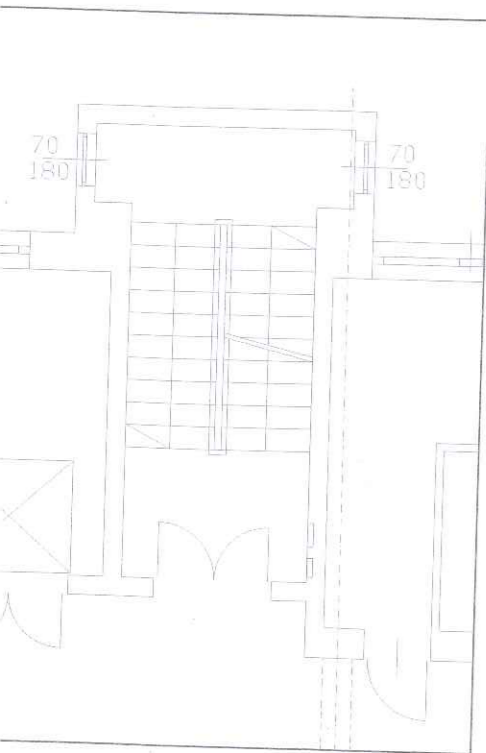


Klatka B
Rzut IV piętra

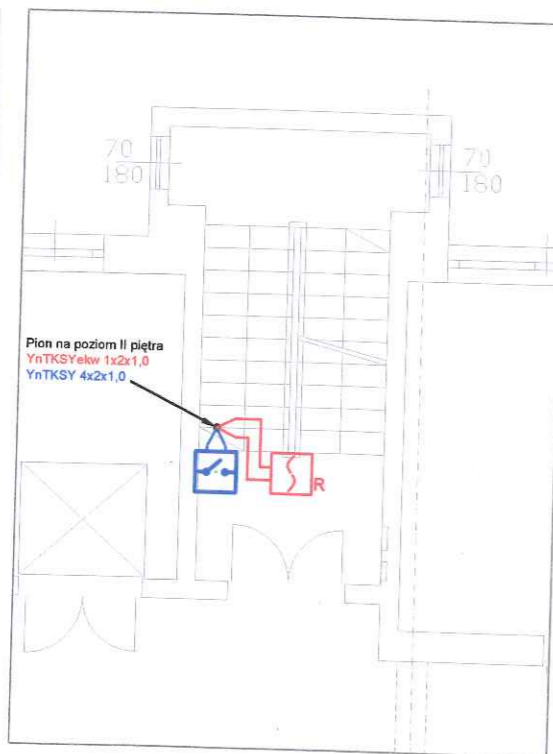

Klatka B
Rzut V piętra

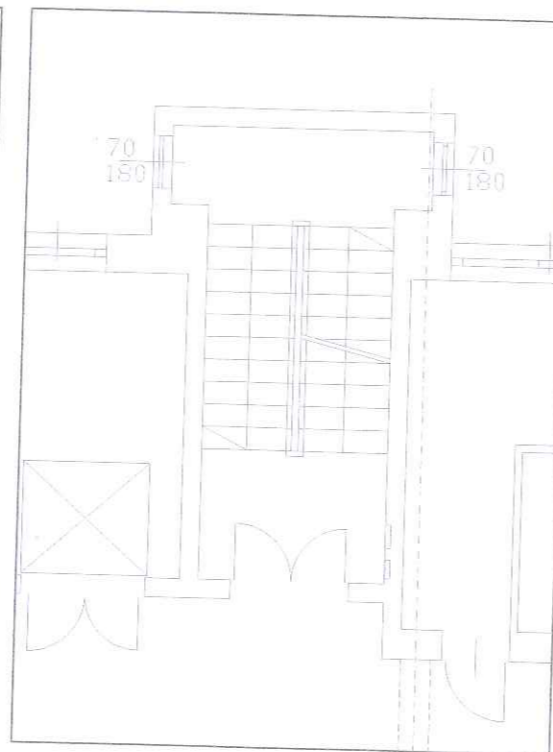

Klatka B
Rzut strychu

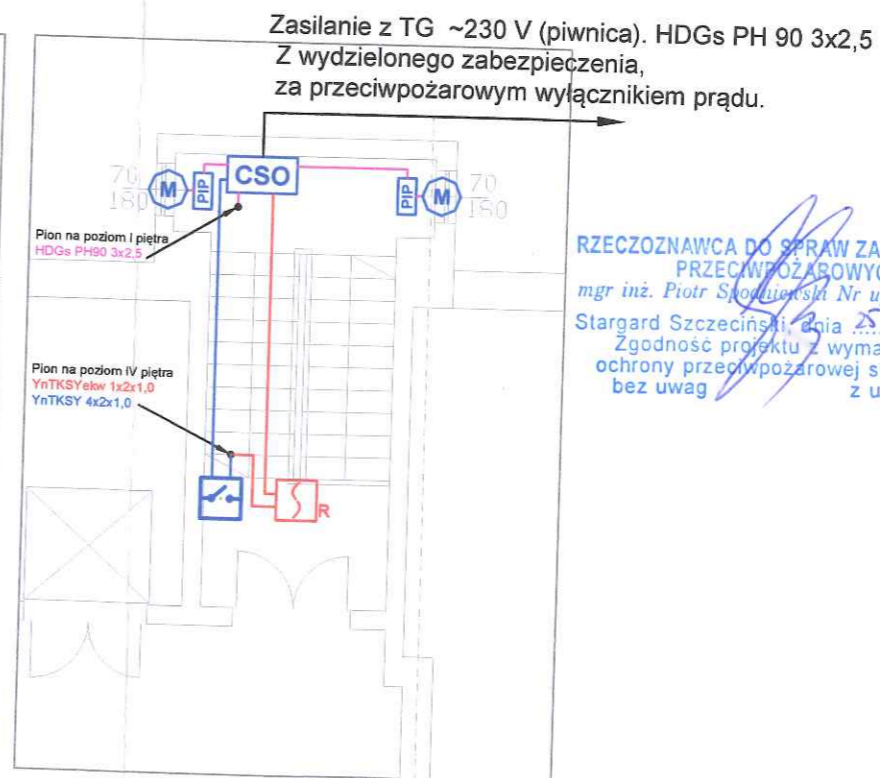


RZECZOZNAWCA DO SPRAW ZABEZPIECZEŃ
PRZECIWOŻAROWYCH
mgr inż. Piotr Spodniewski Nr upr. 469/2004
Stargard Szczeciński, dnia 25.04.2017r.
Zgodność projektu z wymaganiami
ochrony przeciwpożarowej stwierdzam
bez uwag z uwagami:


- CSO** Centrala Oddymiania
- Przycisk ręcznego oddymiania
- M** Okno oddymiające z napędem. Poz. 3 wykaz sprzętu.
- N4** Okno napowietrzające z napędem. Poz. 4 wykaz sprzętu.
- N5** Okno napowietrzające z napędem. Poz. 5 wykaz sprzętu.
- PIP** Puszka łączeniowa ceramiczna
- Czujka optyczna dymu
- Przewód linii dozоровych czujek YnTKSYekw 1x2x1,0
- Przewód linii sygnalizacyjnej przycisków oddymiania YnTKSY 4x2x1,0
- Przewód linii zasilające siłowniki HDGs PH90 3x2,5

Objekt:	Budynek ZUT al. Piastów 41 w Szczecinie	
Temat:	PROJEKT WYKONAWCZY GRAWITACYJNEGO SYSTEMU ODDYMIANIA	
Jednostka Projektowa:	MAH Inwestycje ul. Sadowa 30, 73-110 Stargard	
Projektował:	mgr inż. Jacek CYBURT nr upr. ITB D-144/12 nr upr. CNBOP-PIB 524/2014	Podpis:
Zatwierdził:	mgr inż. Piotr SPODNIEWSKI nr upr. KG PSP 469/2004	Podpis:
Nazwa rysunku:	Rzuty kondygnacji.	Skala: 1:100 Nr rysunku/data: PPOŻ - 1


Klatka A
Rzut piwnicy

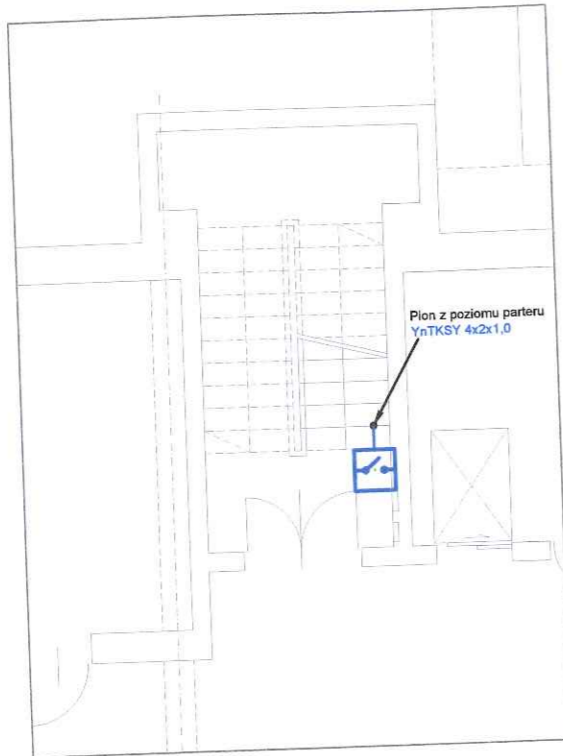


Klatka A
Rzut parteru

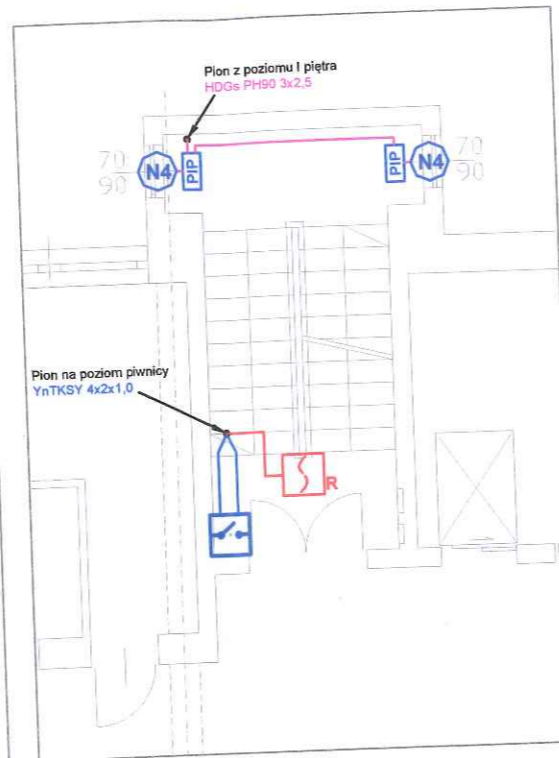


Klatka A
Rzut I piętra

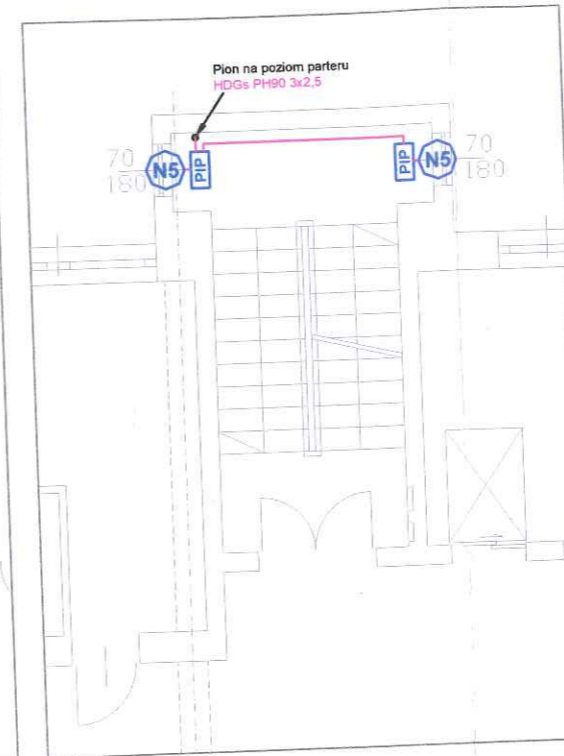


Klatka A
Rzut II piętra

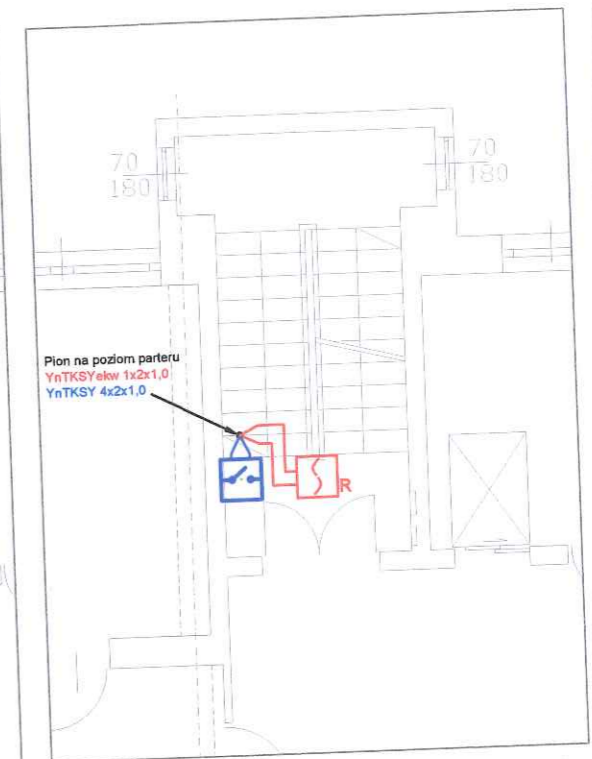


Klatka A
Rzut III piętra

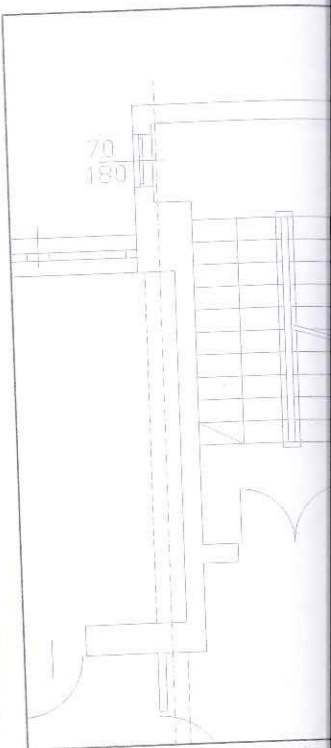


Klatka B
Rzut piwnicy

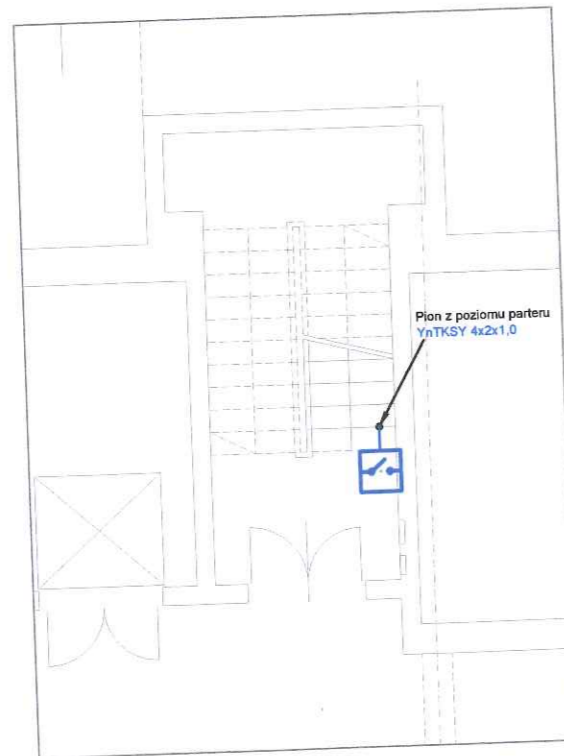


Klatka B
Rzut parteru

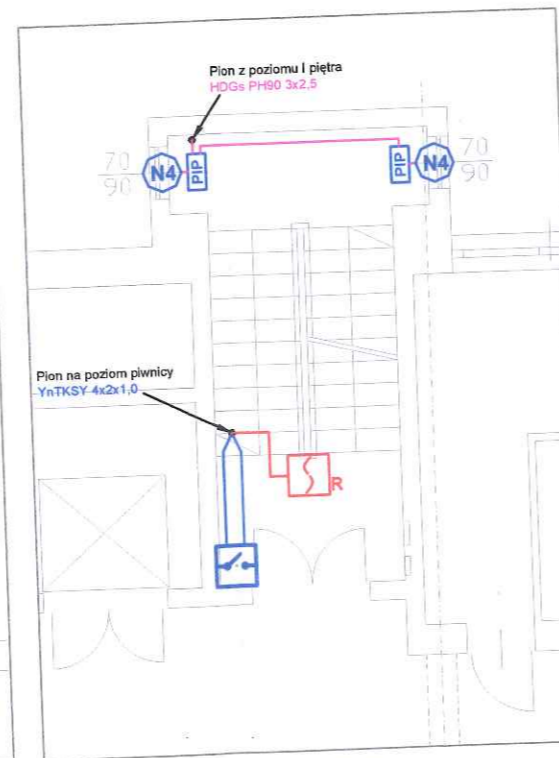

Klatka B
Rzut I piętra

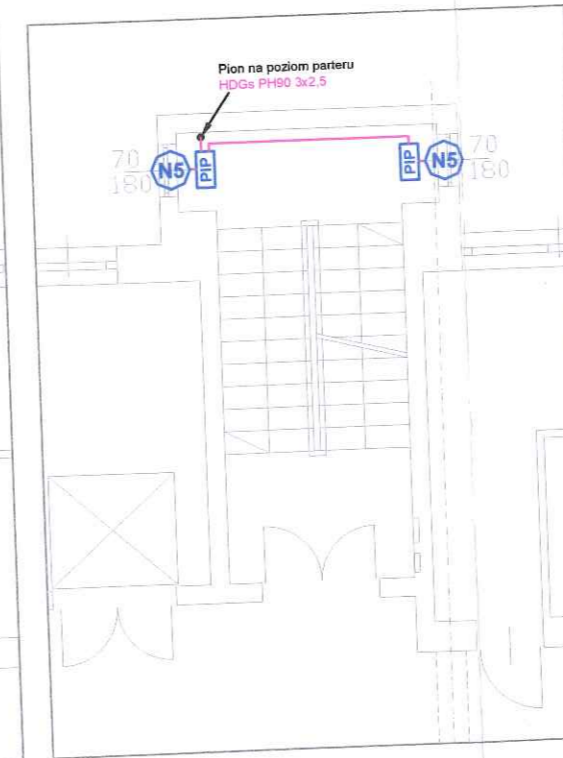

Klatka B
Rzut II piętra

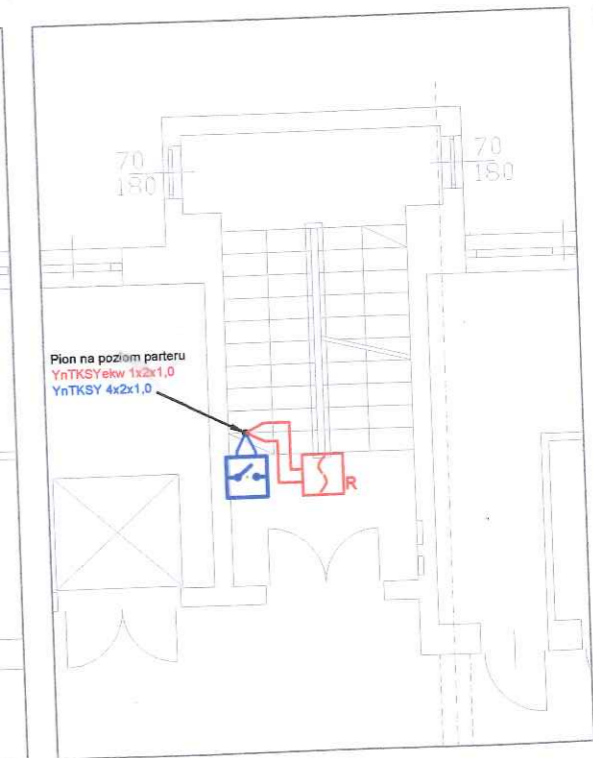

Klatka B
Rzut III piętra

